



Jalisco
GOBIERNO DEL ESTADO



UBICACIÓN

SIMBOLOGIA

- COLECTOR PLUVIAL EXISTENTE
- COLECTOR SANITARIO EXISTENTE
- RED SANITARIA EXISTENTE
- POZO DE VISITA PLUVIAL
- COTA DE ARRASTRE (m)
- DIRECCION DE FLUJO DEL AGUA
- LINEA DE VENTILACION
- NUMERO DE POZO INTERIOR
- LUMINARIA DOBLE
- LUMINARIA SENCILLA
- REGISTRO AGUA POTABLE
- BOYAS
- LIMITE PROPIEDAD
- RAMPAS
- REGISTRO SEMAFORICO
- REGISTRO LINEA TELEFONO
- REGISTRO CIE
- CONSTRICCION
- CONSTRICCION ALAR
- CONSTRICCIONES
- MALLA COLOCADA
- MURO CONCRETO
- HERRERIA
- JARDINERIA
- PUENTE PEATONAL
- POSTE ELECTRICO
- CABLE RETENIDA
- POSTE CAMARAS VIGILANCIA
- POSTE TELEFONICO
- SEMAFORO
- POSTE PUENTE PEATONAL
- POSTE TELEFONO
- COLADERA PLUVIAL

NOTAS

1.- SE REALIZARAN TRABAJOS DE LEVANTAMIENTO DE INFRAESTRUCTURA PLUVIAL

AUTORIZACION

Infraestructura
Mtro. David Miguel Zamora Blanco
Secretaría de Infraestructura y Obras Públicas

CONTRATISTA

Ing. Salvador Rodríguez
Director General de Proyectos de Ingeniería
Dirección General de Proyectos de Ingeniería

CONSULTOR

CI-608-19

DATOS GENERALES

Localización: TRAMO 2, Km 10+840 - 9+800
Municipio: TLAQUEPAQUE, JALISCO

DESCRIPCION GENERAL DE LOS TRABAJOS

Elaboración de estudio de identificación y proyecto ejecutivo de obras inducidas del periferico Manuel Gomez Morin, tramo del km 9+800 al km 20+000, en los municipios de Tlaquepaque y Zapopan, Jalisco

CONTENIDO

10
"SISTEMA ACTUAL DE ALCANTARILLADO SANITARIO, TRAMO 2, DEL KM 10+840 AL 9+800"

ESCALA

1:1000

FECHA



10-DIC-2019

CLAVE DE PLANO

ALS-ALP-TR-10

Infraestructura y Obra Pública

SISTEMA INTEGRADO PERIBUS

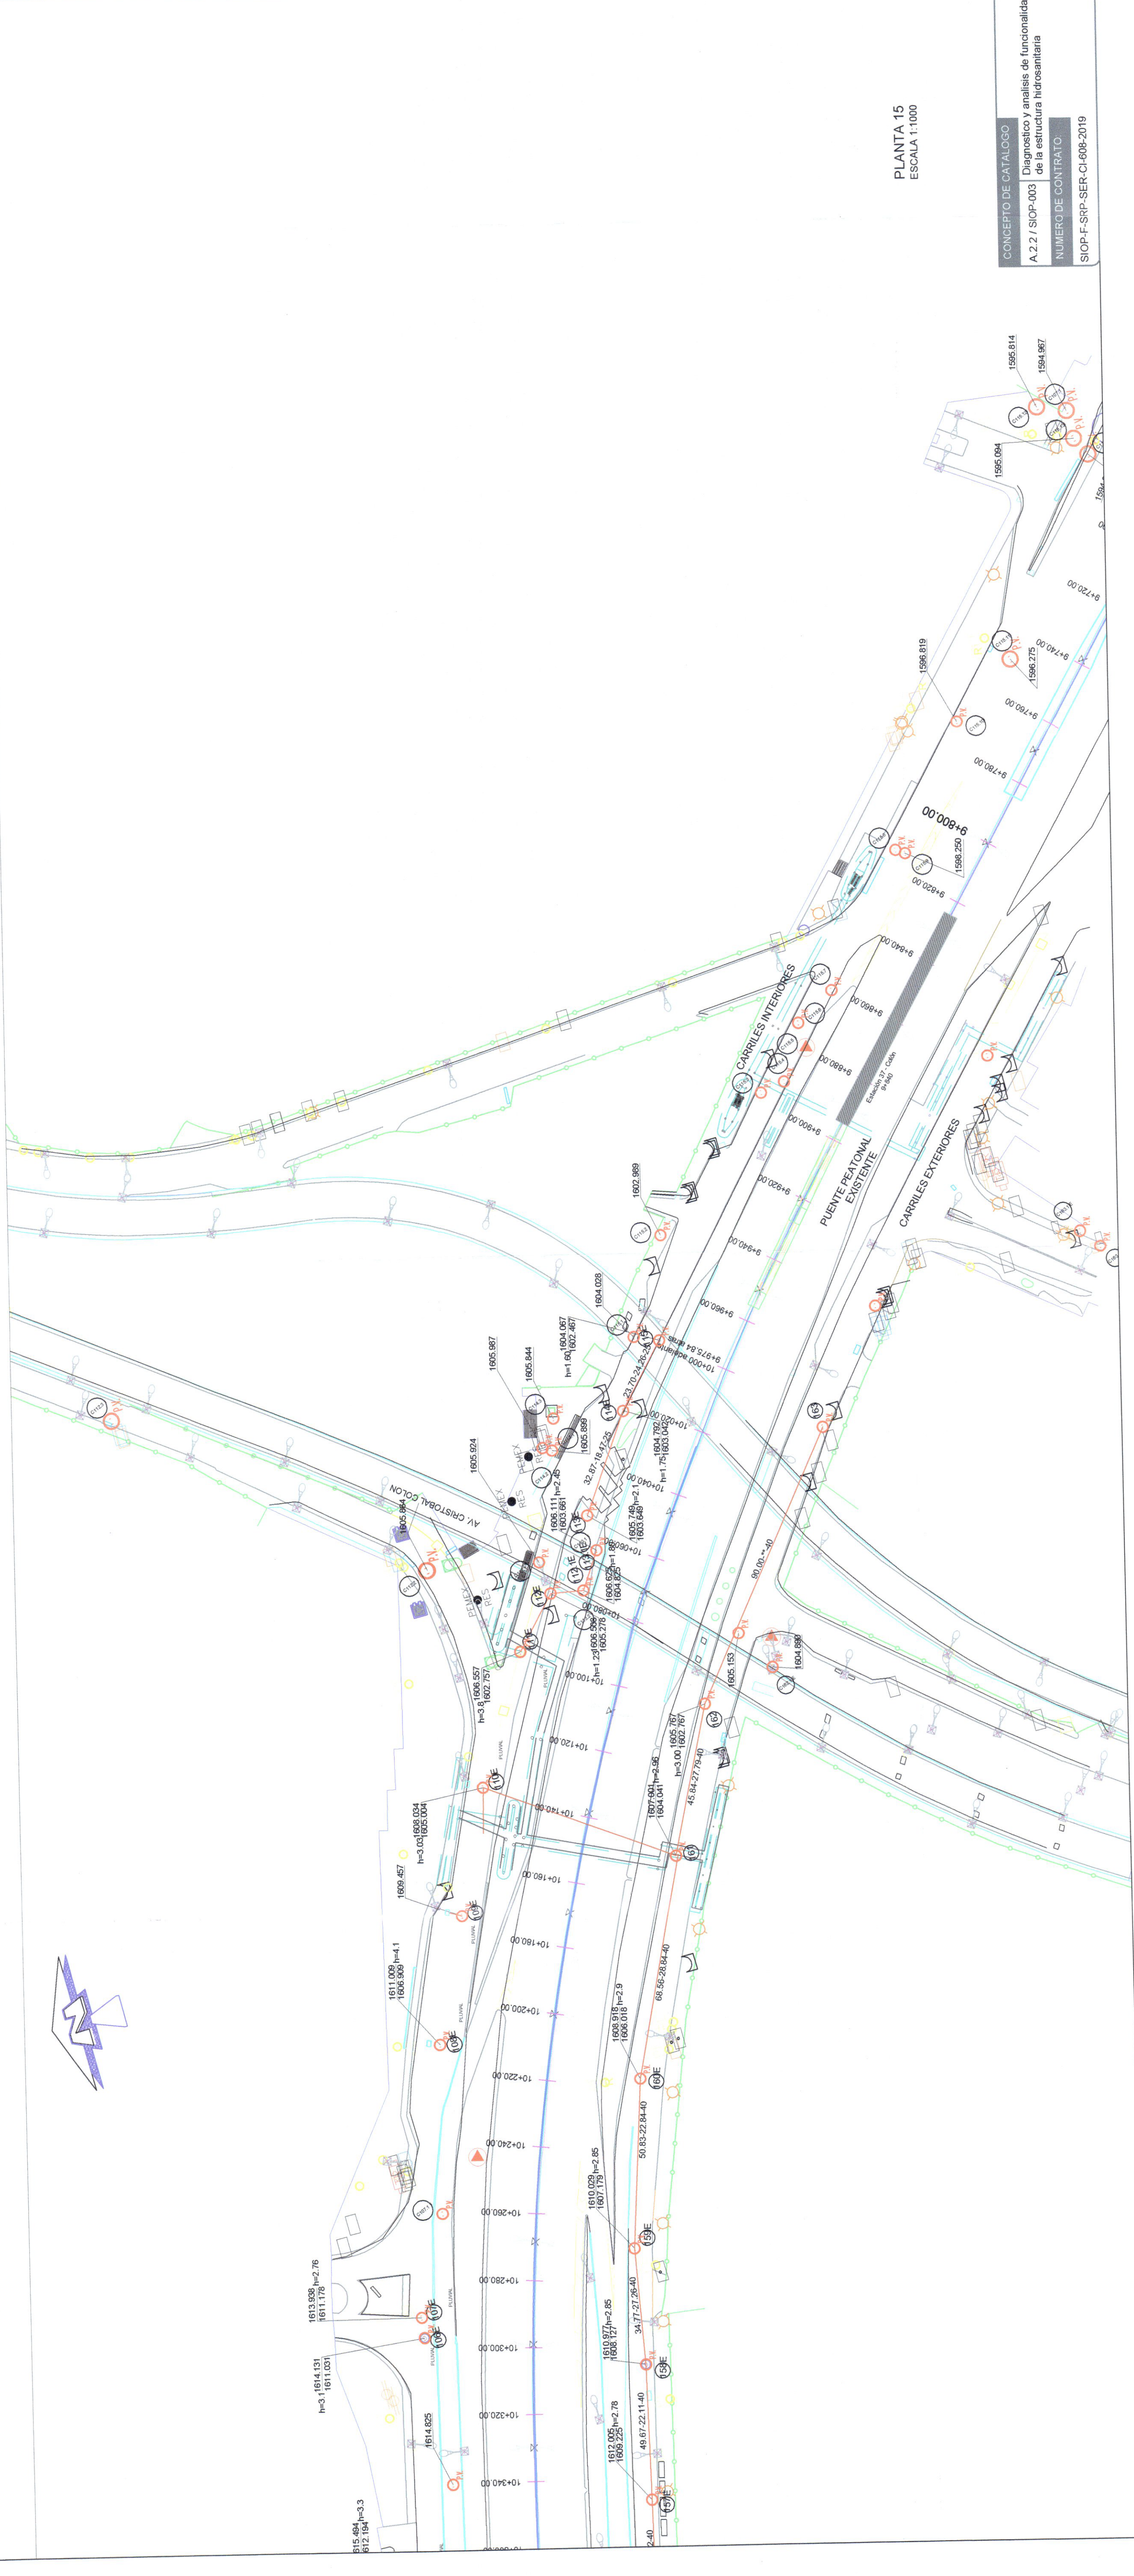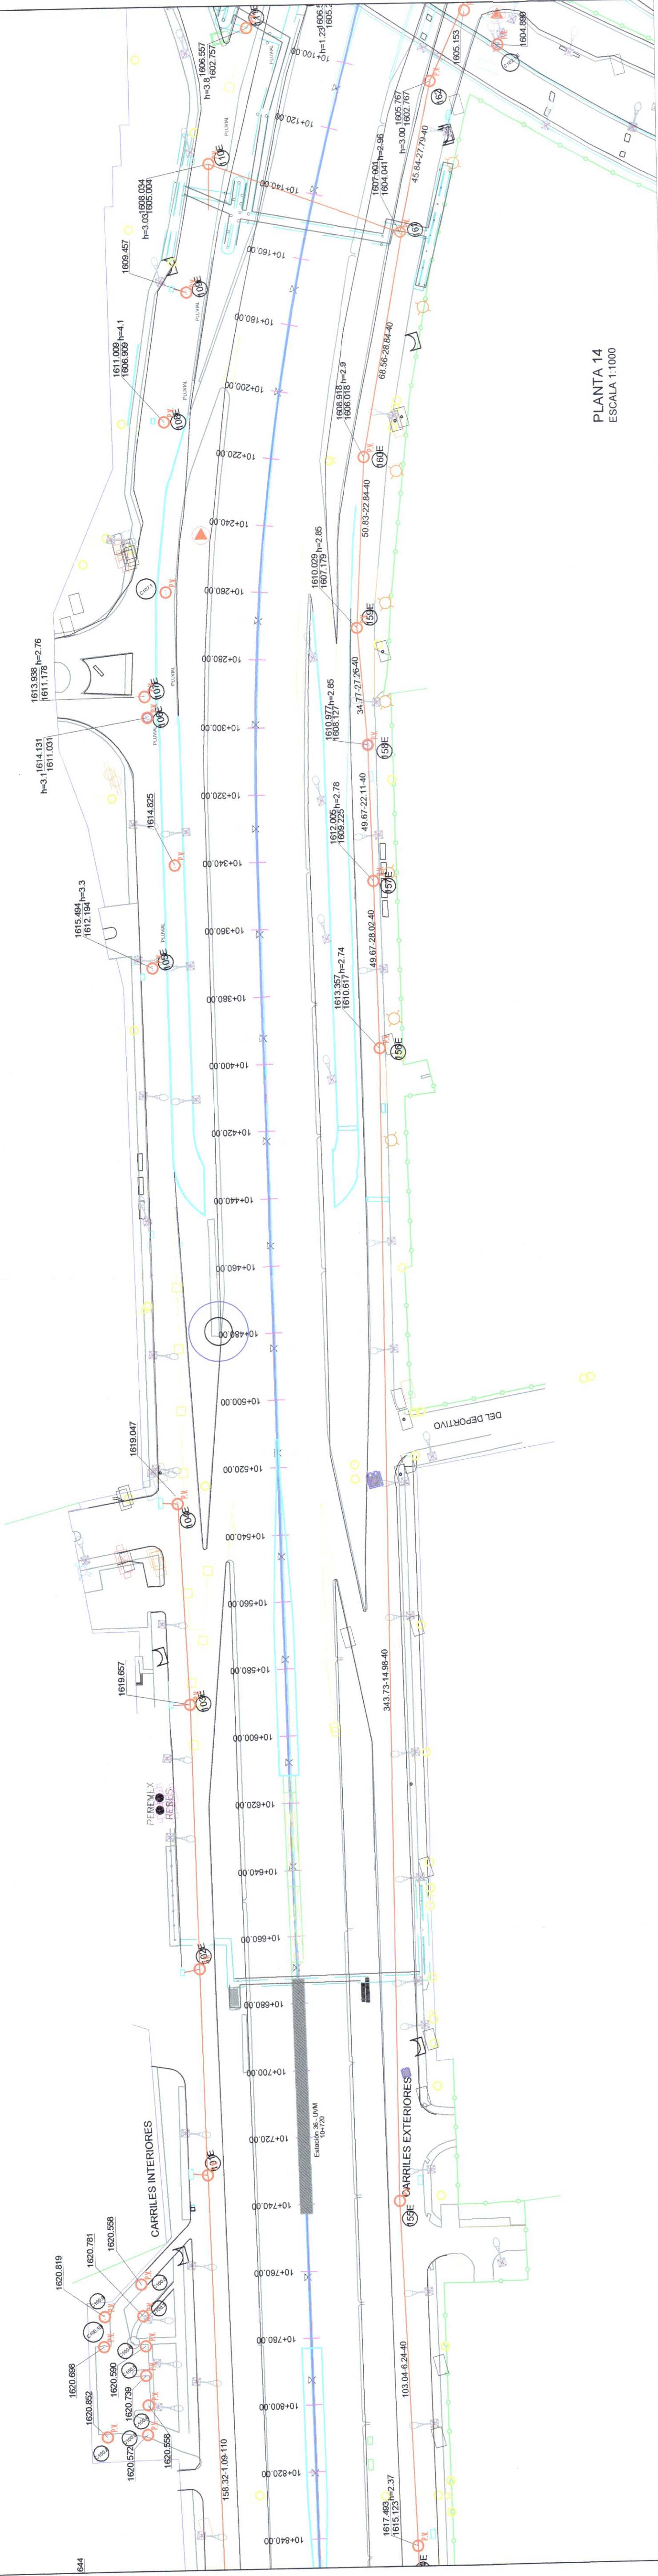

CONCEPTO DE CATALOGO
A.22 / SIOF-003 / Diagnóstico y análisis de funcionalidad de la estructura hidrosanitaria

NUMERO DE CONTRATO
SIOF-F-SRP-SER-O-606-2019