



SIMBOLOGIA

[Symbol]	TRANS DE LINDA DE PROYECTO ALC. SANTIANO
[Symbol]	COLECTOR PLUVIAL EXISTENTE
[Symbol]	RED PLUVIAL EXISTENTE
[Symbol]	COLECTOR SANITARIO EXISTENTE
[Symbol]	POZO DE VISITA PLUVIAL EXISTENTE
[Symbol]	POZO DE VISITA PLUVIAL EXISTENTE
[Symbol]	COTA DE BORDO (M)
[Symbol]	DIRECCION DE FLUJO DEL AGUA
[Symbol]	LONGITUD - PERIMETRO - DIAMETRO
[Symbol]	NUMERO DE POZO EXTERIOR
[Symbol]	NUMERO DE POZO INTERIOR
[Symbol]	POLILETANO DE ALTA DENSIDAD
[Symbol]	CONCRETO SIMPLE
[Symbol]	CONCRETO REFORZADO
[Symbol]	BOYAS
[Symbol]	LIMITE PROYECTADO
[Symbol]	RAMPAS
[Symbol]	CONSTRUCCION
[Symbol]	GRUPO VENTILADOR
[Symbol]	MALLA CILINDRICA
[Symbol]	MURO CONCRETO
[Symbol]	JARDINERA
[Symbol]	PUENTE PEATONAL
[Symbol]	DERECHO DE VIA
[Symbol]	INVASION DERECHO DE VIA
[Symbol]	POSTE ELECTRICO
[Symbol]	CABLE TELEFONICO
[Symbol]	BOLETIN CAMARAS VOLCANICA
[Symbol]	BOLARDO
[Symbol]	CASETA TELEFONICA
[Symbol]	SEMAFORO
[Symbol]	POSTE TELEFONICO
[Symbol]	POSTE TELEFONO
[Symbol]	COLADERA PLUVIAL

AUTORIZACION

M.ºr. David Miguel Zamora Blanco
Secretario de Infraestructura y Obras Públicas

CONTRATISTA

ING. SALVADOR HERNANDEZ FIGUEROA
Director General de Proyectos de Ingeniería

DATOS GENERALES

Localización: TRAMO 2, DEL KM 13+020 AL 12+260

Municipio: ZAPOPAN, JALISCO

CONTENIDO

IDENTIFICACION DE LINEAS DE PROYECTO DE ALCANTARILLADO SANITARIO, TRAMO 2, DEL KM 13+020 AL 12+260

ESCALA

1:1000

FECHA


10-DIC-2019

CLAVE DE PLANO

LP-AS-TR2-08



SISTEMA INTEGRADO PERIBUS

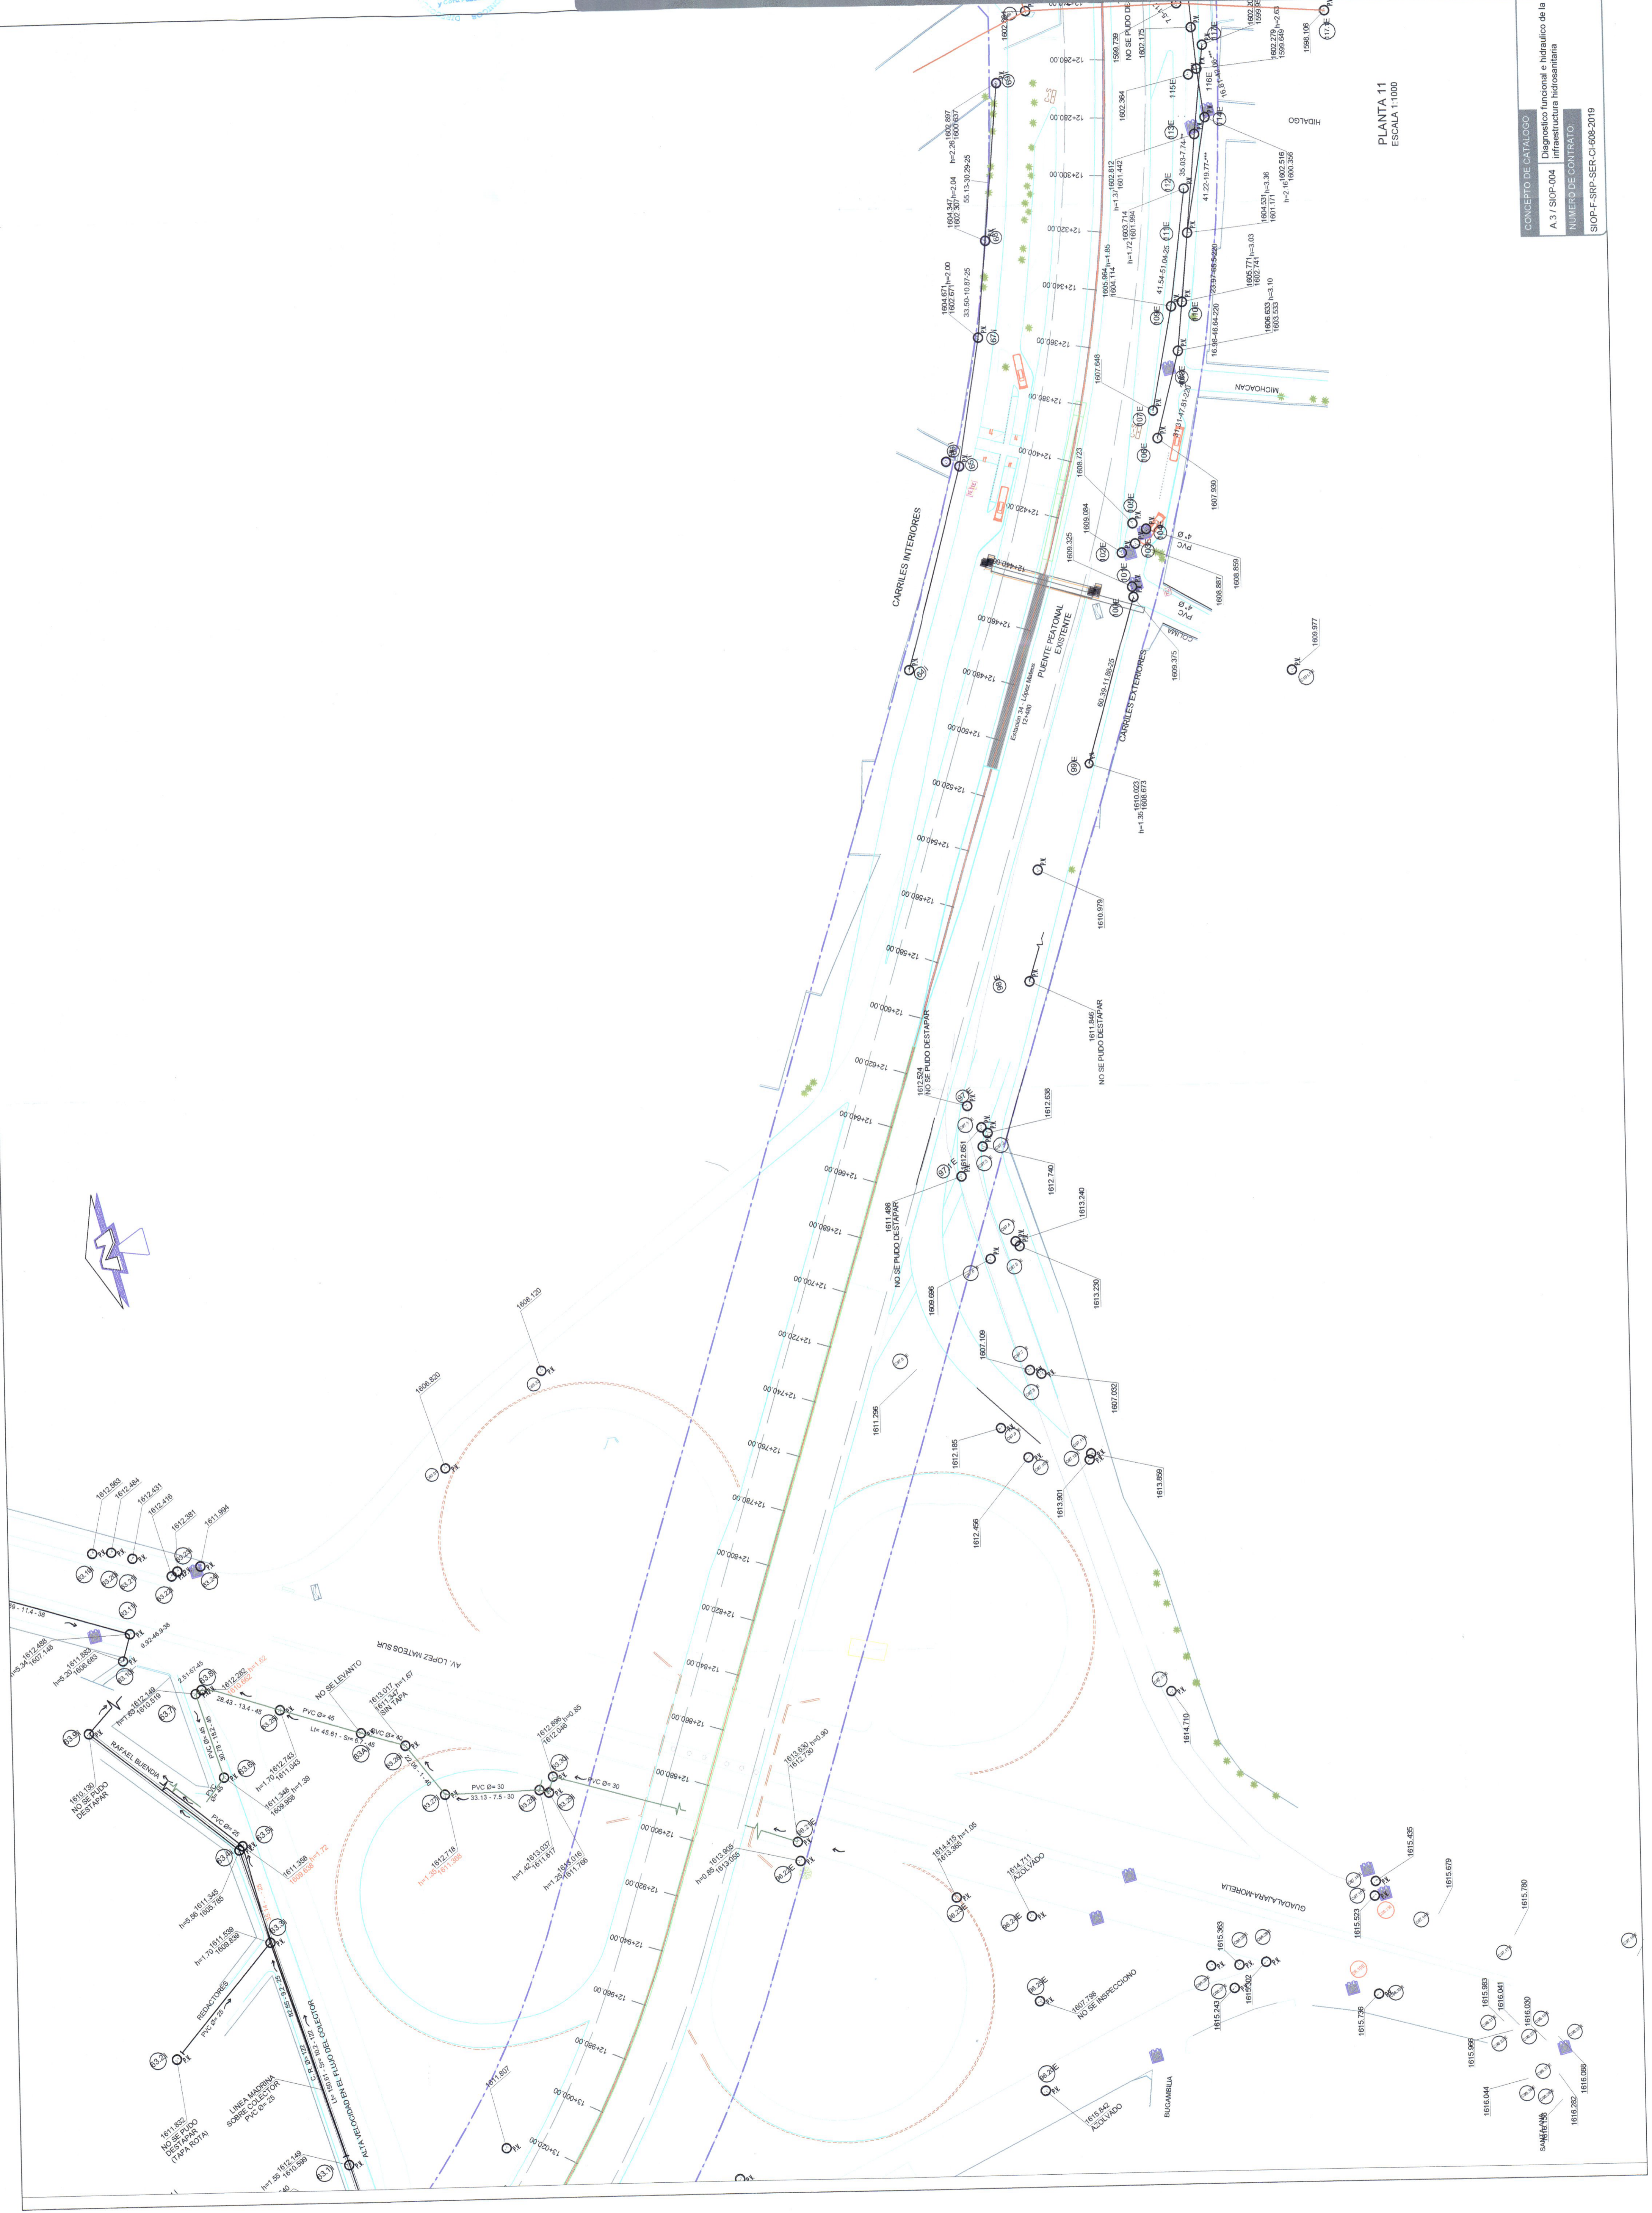

PLANTA 11
ESCALA 1:1000

CONCEPTO DE CATALOGO
A 3 / SROP-004
Diagnostico funcional e hidraulico de la infraestructura hidrosanitaria

NUMERO DE CONTRATO:
SROP-F-SRP-SER-CI-688-2019