



**SIMBOLOGIA**

- COLECTOR FLUVIAL ORIENTE
- COLECTOR SANITARIO ORIENTE
- RED SANITARIA EXISTENTE
- POZO DE VISITA SANITARIO
- POZO DE VISITA SANITARIO
- COTA DE APARISTE (m)
- COTA DE BOCAL (m)
- PERFORACION (m)
- LONGITUD, PERFORANTE DIAMETRO
- NUMERO DE POZO INTERIOR
- NUMERO DE POZO EXTERIOR
- LUMINARIA DOBLE
- LUMINARIA VEHICULAR
- REGISTRO AGUA POTABLE
- BANDEAS
- LIMITE PROPIEDAD
- RAMPAS
- REGISTRO SIN IDENTIFICAR
- REGISTRO SIN IDENTIFICAR
- REGISTRO SIN IDENTIFICAR
- CONSTRUCCION
- ARROYO VEHICULAR
- GUARNICIONES
- MALLA CICLONICA
- MURO CONCRETO
- HERRERIA
- JARDINERA
- POSTE ELECTRICO
- CABLE RETENIDA
- POSTE CAMARAS VIGILANCIA
- BOQUILLA
- SEMAFORO
- SEMAFORO
- POSTE PUNTE PEATONAL
- POSTE TELEFONO
- COLADERA FLUVIAL

**NOTAS**  
1.- SE REALIZAN TRABAJOS DE LEVANTAMIENTO DE INFRAESTRUCTURA PLUVIAL

**AUTORIZACION**

Mtro. David Miguel Zamora Bueno  
Secretario de Infraestructura y Obras Publicas

Ing. Carlos...  
Director General de Proyectos de Infraestructura y Obras Publicas

**CONTRATISTA**

CONSEJERÍA

**DATOS GENERALES**

Localización: TRAMO 2, Km 20+000 - 18+640  
Municipio: ZAPOPAN, JALISCO

**DESCRIPCION GENERAL DE LOS TRABAJOS**

Elaboración de estudio de identificación y proyecto ejecutivo de obras de saneamiento y drenaje para el Tramo de km 18+640 al km 20+000, en los municipios de Zapopan y Zapotlan, Jalisco

**CONTENIDO**


CI-608-19  
"SISTEMA ACTUAL DE ALCANTARILLADO SANITARIO, TRAMO 2, DEL KM 20+000 AL 18+640"

**ESCALA**

1:1000  
FECHA: 10-DIC-2019  
CLAVE DE PLANO: ALS-A17-R2-01

Infraestructura y Obra Pública

**SISTEMA INTEGRADO PERIBUS**

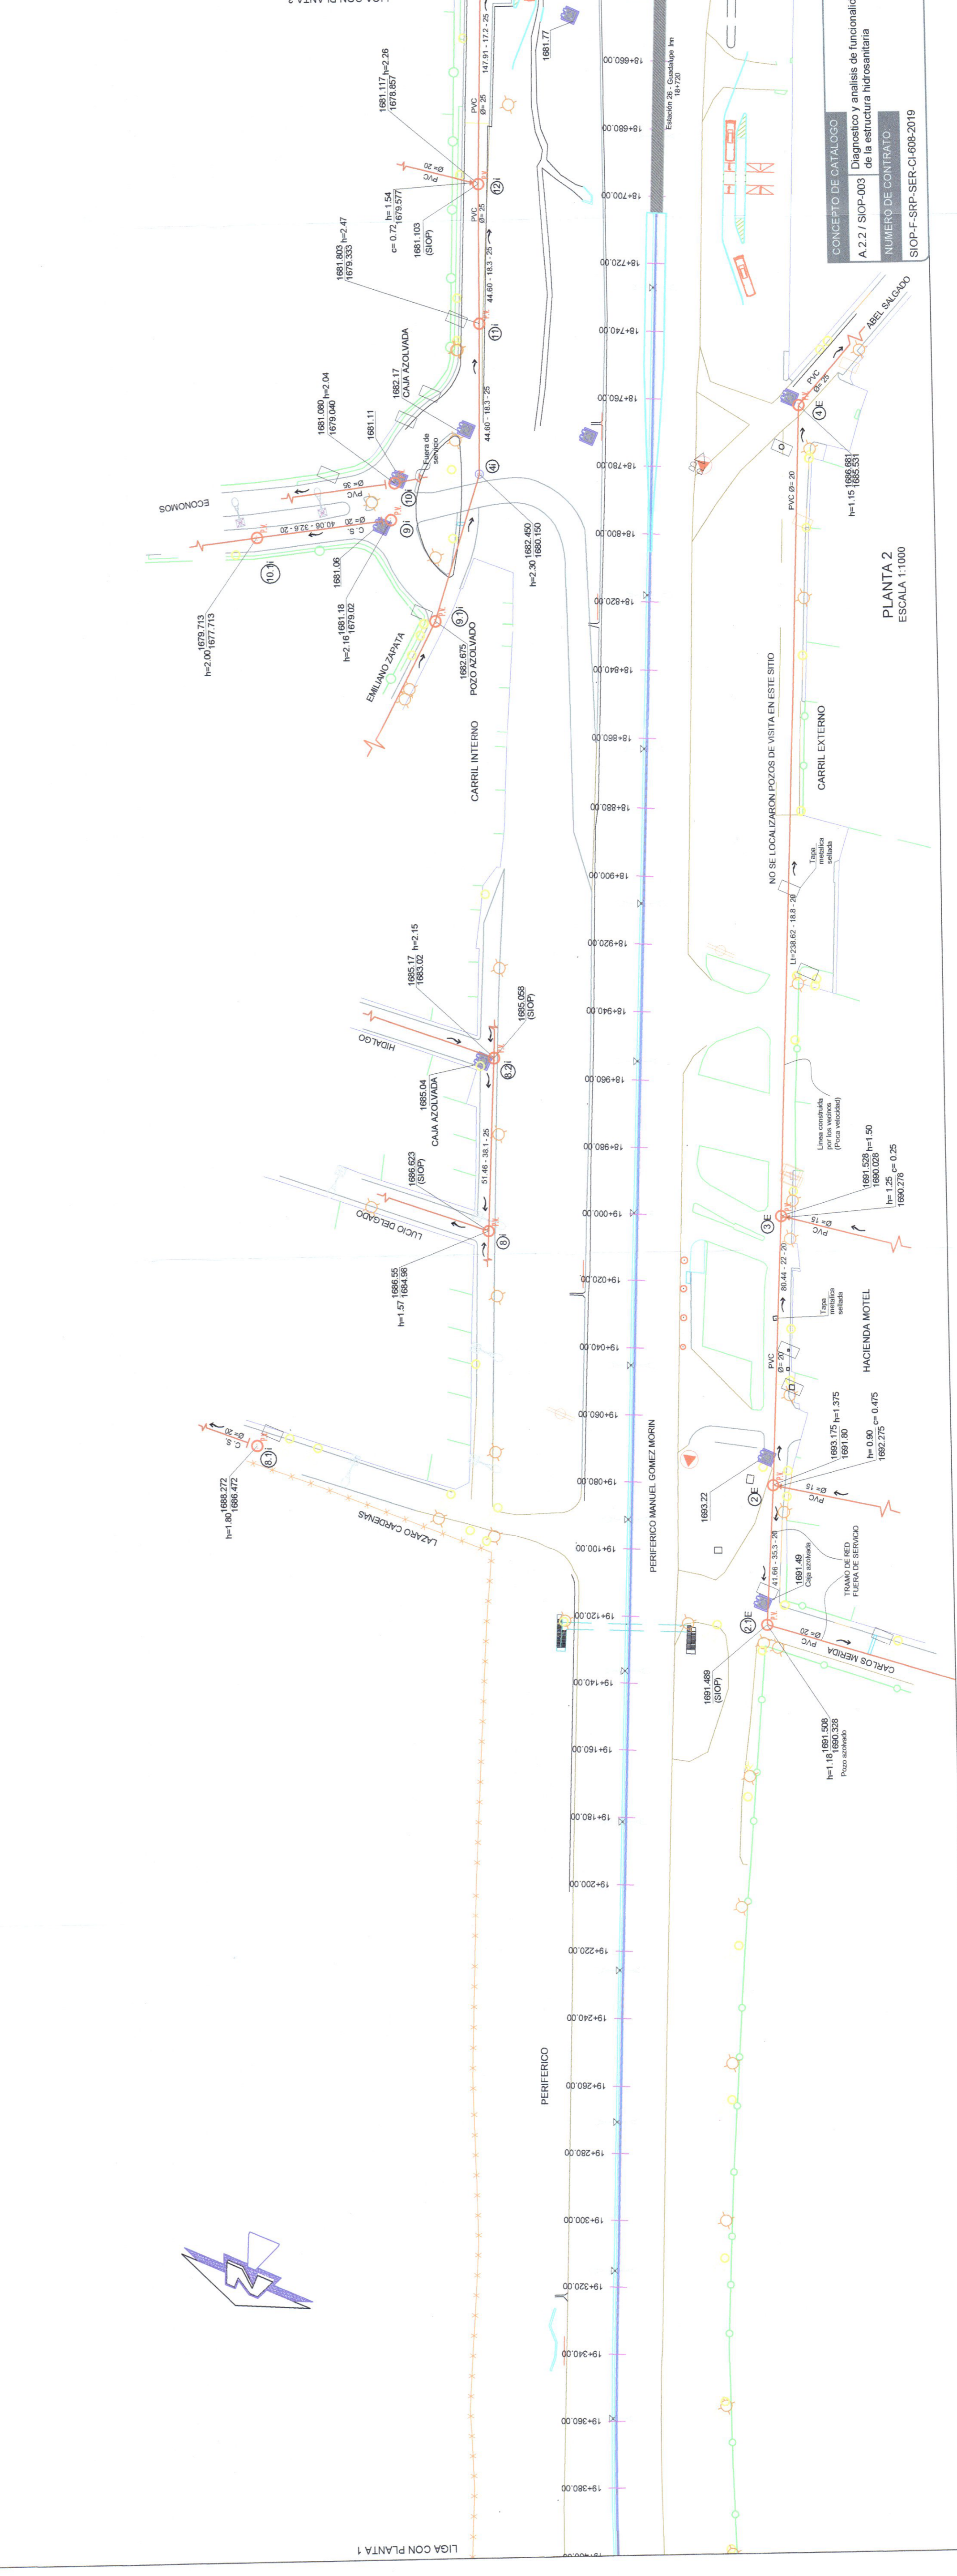

CONCEPTO DE CATALOGO  
A.2.2 / SIOP-003  
Diagnostico y analisis de funcionalidad de la estructura hidrosanitaria

NUMERO DE CONTRATO  
SIOP-F-SRP-SER-CH-008-2019