

SIMBOLOGIA

TRAZO LINEAS DE PROYECTO	TRAMO SUPLENTO	VALVULA DE INCONFORMAMIENTO	NUMERO DE CALA EXTERIOR	NUMERO DE CALA INTERIOR	CURVATURA DE PAVIMENTO	ACEROS	ASBESTO CEMENTO	RAMPAS	CONSTRACCION	GUARNICIONES	MURRO CONCRETO	PROTECCION ELECTROLITICA	POSTE ELECTRICO	POSTE DE RETENIDA	POSTE CAMARAS VIGILANZA	CASITA TELEFONICA	SEMAFORO	POSTE PUENTE PEATONAL	POSTE TELEFONO	COLUMNA PLUVIAL	DERECHO DE VIA	INVASION AL SERCHIO DE VIA
AQUA POTABLE EXISTENTE #10	AV. DE SAN JUAN	VALVULA DE INCONFORMAMIENTO	1000.00	1000.00	1000.00	1000.00	1000.00	1000.00	1000.00	1000.00	1000.00	1000.00	1000.00	1000.00	1000.00	1000.00	1000.00	1000.00	1000.00	1000.00	1000.00	1000.00

AUTORIZACION
Mtro. David Miguel Zamora Bueno
Secretario de Infraestructura y Obras Públicas

CONTRATISTA
Ing. Salvador Hernández
Director General de Proyectos de Infraestructura

CONSEJEROS
[Empty]

DATOS GENERALES
Localización: TRAMO 2, DEL KM 20+000 AL 19+440
Municipio: ZAPOTLAN

DESCRIPCION GENERAL DE LOS TRABAJOS
Elaboración de estudio de identificación y proyecto ejecutivo de obras hidráulicas del sistema de riego en el municipio de Zapotlán, Jalisco.



CONVENIO
CI-60819

IDENTIFICACION DE LINEAS DE PROYECTO DE INFRAESTRUCTURA HIDROAMBIANTE
TRAMO 2, DEL KM 20+000 AL 19+440

ESCALA
1:1000

FECHA
19-DIC-2019

CLAVE DE PLANO
I-P-AP-TEB-01

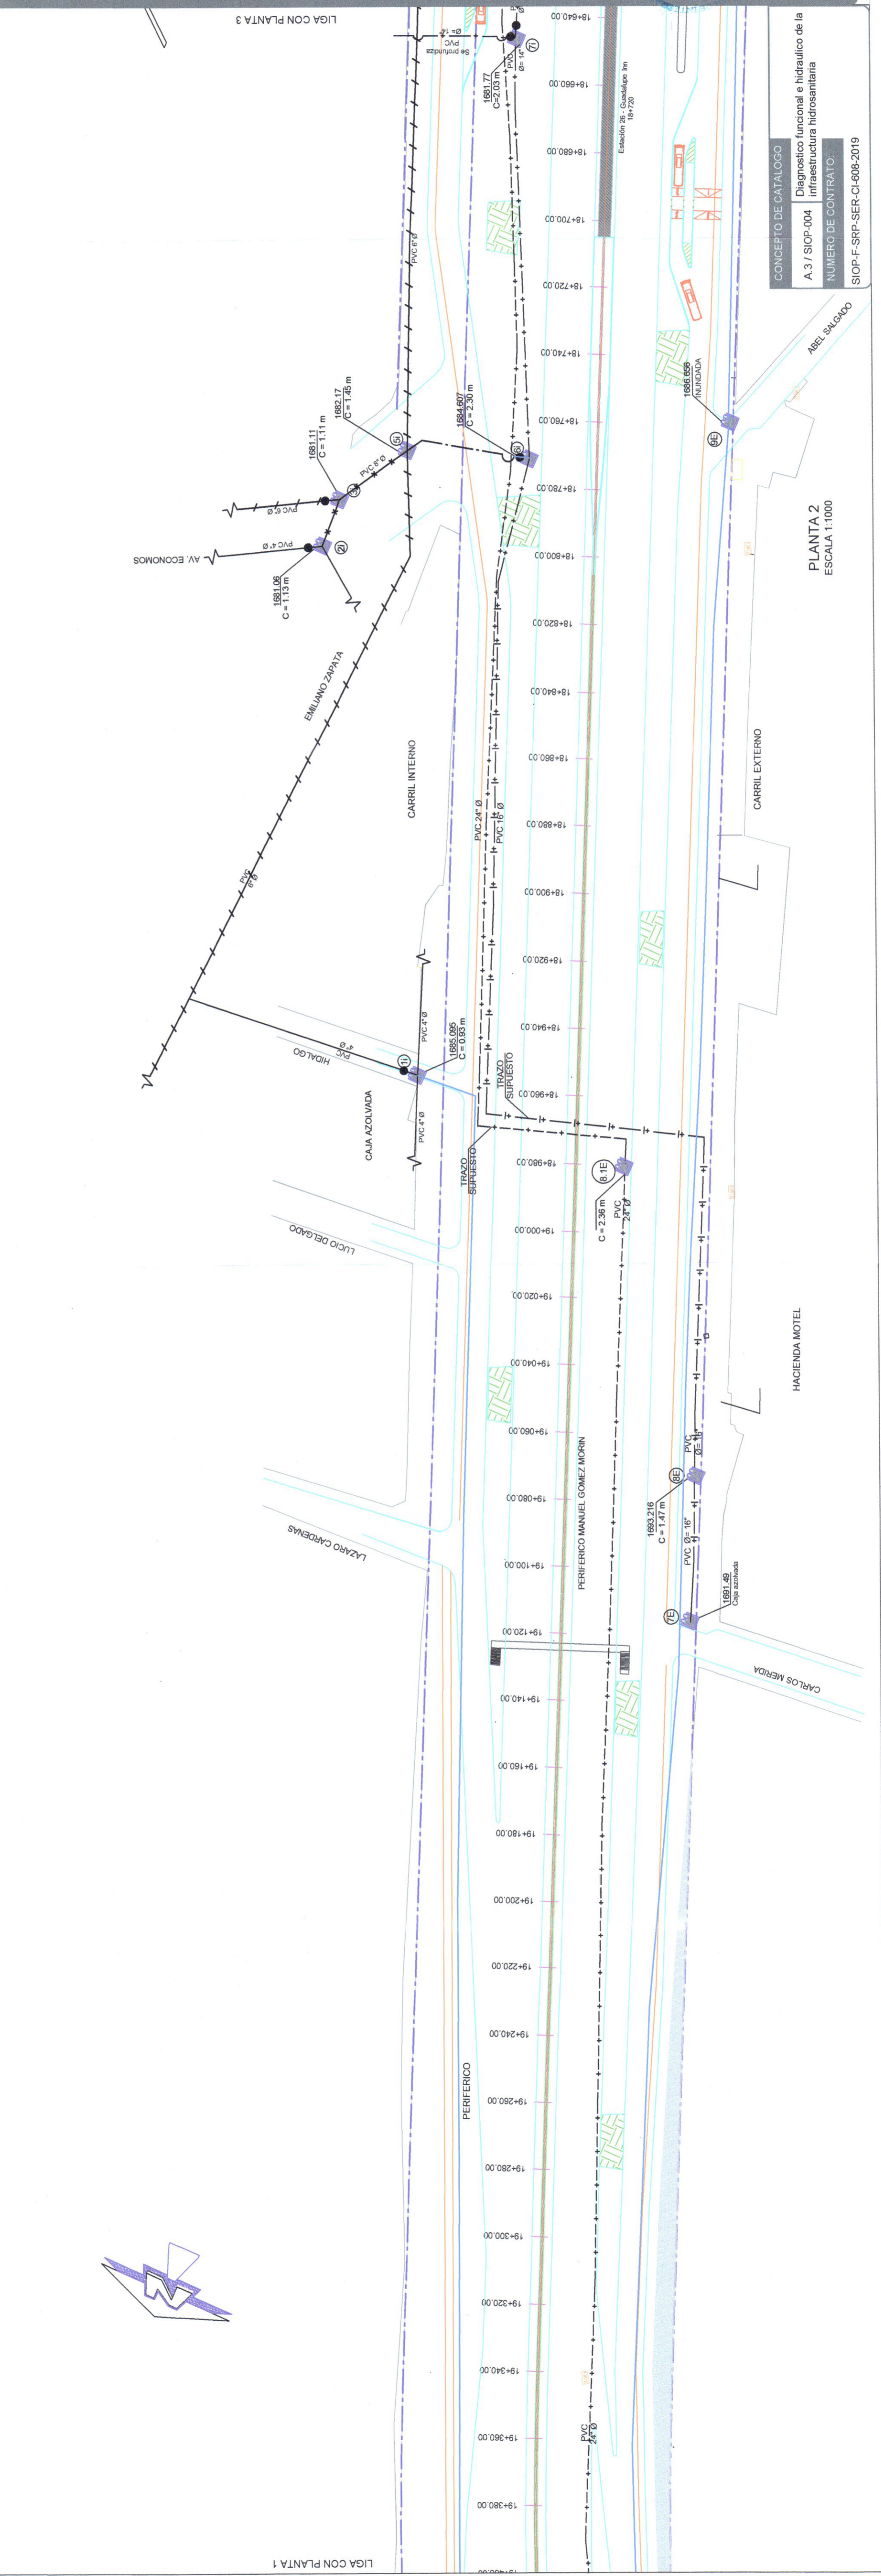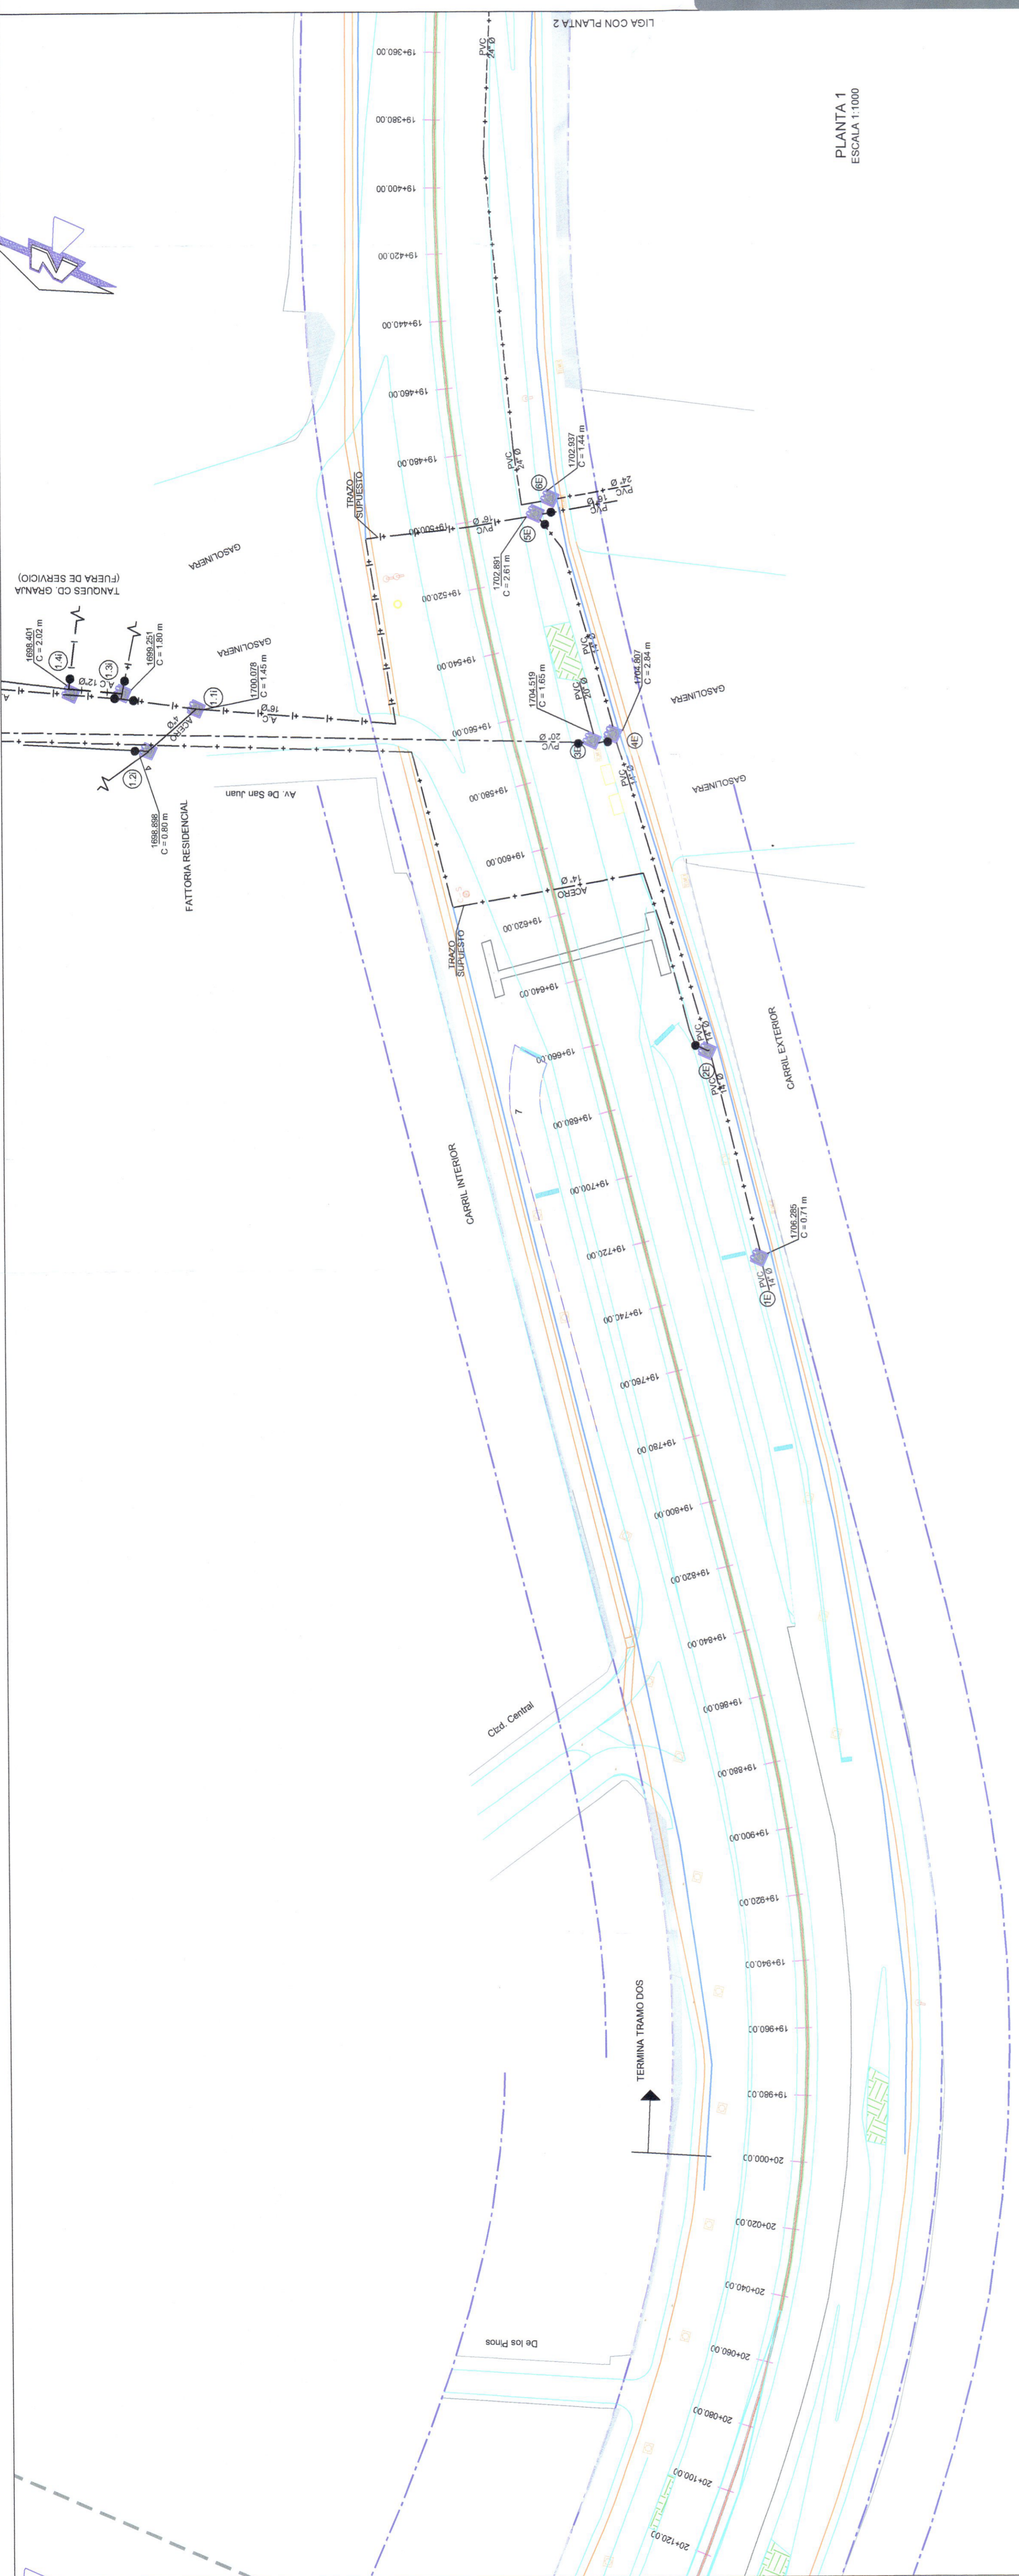

CONCEPTO DE CATALOGO
A 3 / SICP-004
NUMERO DE CONTRATO
SIOP-F-SRP-SERCI-608-2019

Diagnostico funcional e hidraulico de la infraestructura hidrosanitaria