

SIMBIOLOGIA

- COLECTOR PLUVIAL EXISTENTE
- RED PLUVIAL EXISTENTE
- COLECTOR SANITARIO EXISTENTE
- POZO DE VISITA SANITARIO
- POZO DE VISITA PLUVIAL
- COTA DE BROCA (m) PROFUNDIDAD (m)
- DIRECCION DE FLUJO DEL AGUA
- LONGITUD - PERIMETRO - DIAMETRO
- NUMERO DE POZO INTERIOR
- NUMERO DE POZO EXTERIOR
- LUMINARIA SOBRE LA
- REGISTRO AGUA POTABLE
- BOYAS
- LIMITES PROPIEDAD
- REGISTRO SIN IDENTIFICAR
- REGISTRO MECANICABLE
- REGISTRO LINEA TELEFONO
- REGISTRO CFE
- CONSTRUCCION
- ARROYO VEHICULAR
- MALLA CICLOPECIA
- MURO CONCRETO
- HERRERIA
- JARDINERIA
- PUNTE REATONAL
- POSTE ELECTRICO
- CABLE RETENIDA
- REBARROS VIGILANCIA
- BOLARDO
- CASITA TELEFONICA
- SEMAFORO
- POSTE FUENTE REATONAL
- COLADERA PLUVIAL

NOTAS

1.- SE REALIZAN TRABAJOS DE LEVANTAMIENTO DE INFRAESTRUCTURA PLUVIAL

AUTORIZACION
Mtro. David Miguel Zamora Bueco
Secretario de Infraestructura y Obra Pùblica

CONTRATISTA
Ing. Salvador Jaramilla
Director General de Proyectos de Infraestructura y Obra Pùblica

CONSULTOR
Ing. Juan Fletes Lopez
Director General de Proyectos de Infraestructura y Obra Pùblica

DATOS GENERALES
Localización: TRAMO 2, Km 13+500 - 12+400
Municipio: ZAPOPAN, JALISCO

DESCRIPCION GENERAL DE LOS TRABAJOS
Elaboración de estudio de identificación y proyecto ejecutivo de obras indicadas de periferico Manuel Gomez Morin, tramo del km 12+400 al km 13+500, en el carril de via de acceso de los barrios de las Parques y Zapopan, Jalisco

CONTENIDO
"SISTEMA ACTUAL DE ALCANTARILLADO SANITARIO, TRAMO 2, DEL KM 13+500 AL 12+400"


ESCALA
1:1000

FECHA
10 DIC-2019

CLAVE DE PLANO
ALS-AL-TR-07

CONGREGO DE CATALOGO
A.2.2 / SIOP-003 / Diagnostico y proyecto de infraestructura hidrosanitaria

NUMERO DE CONTRATO
SIOP-F-SRP-SER-CI-608-2019

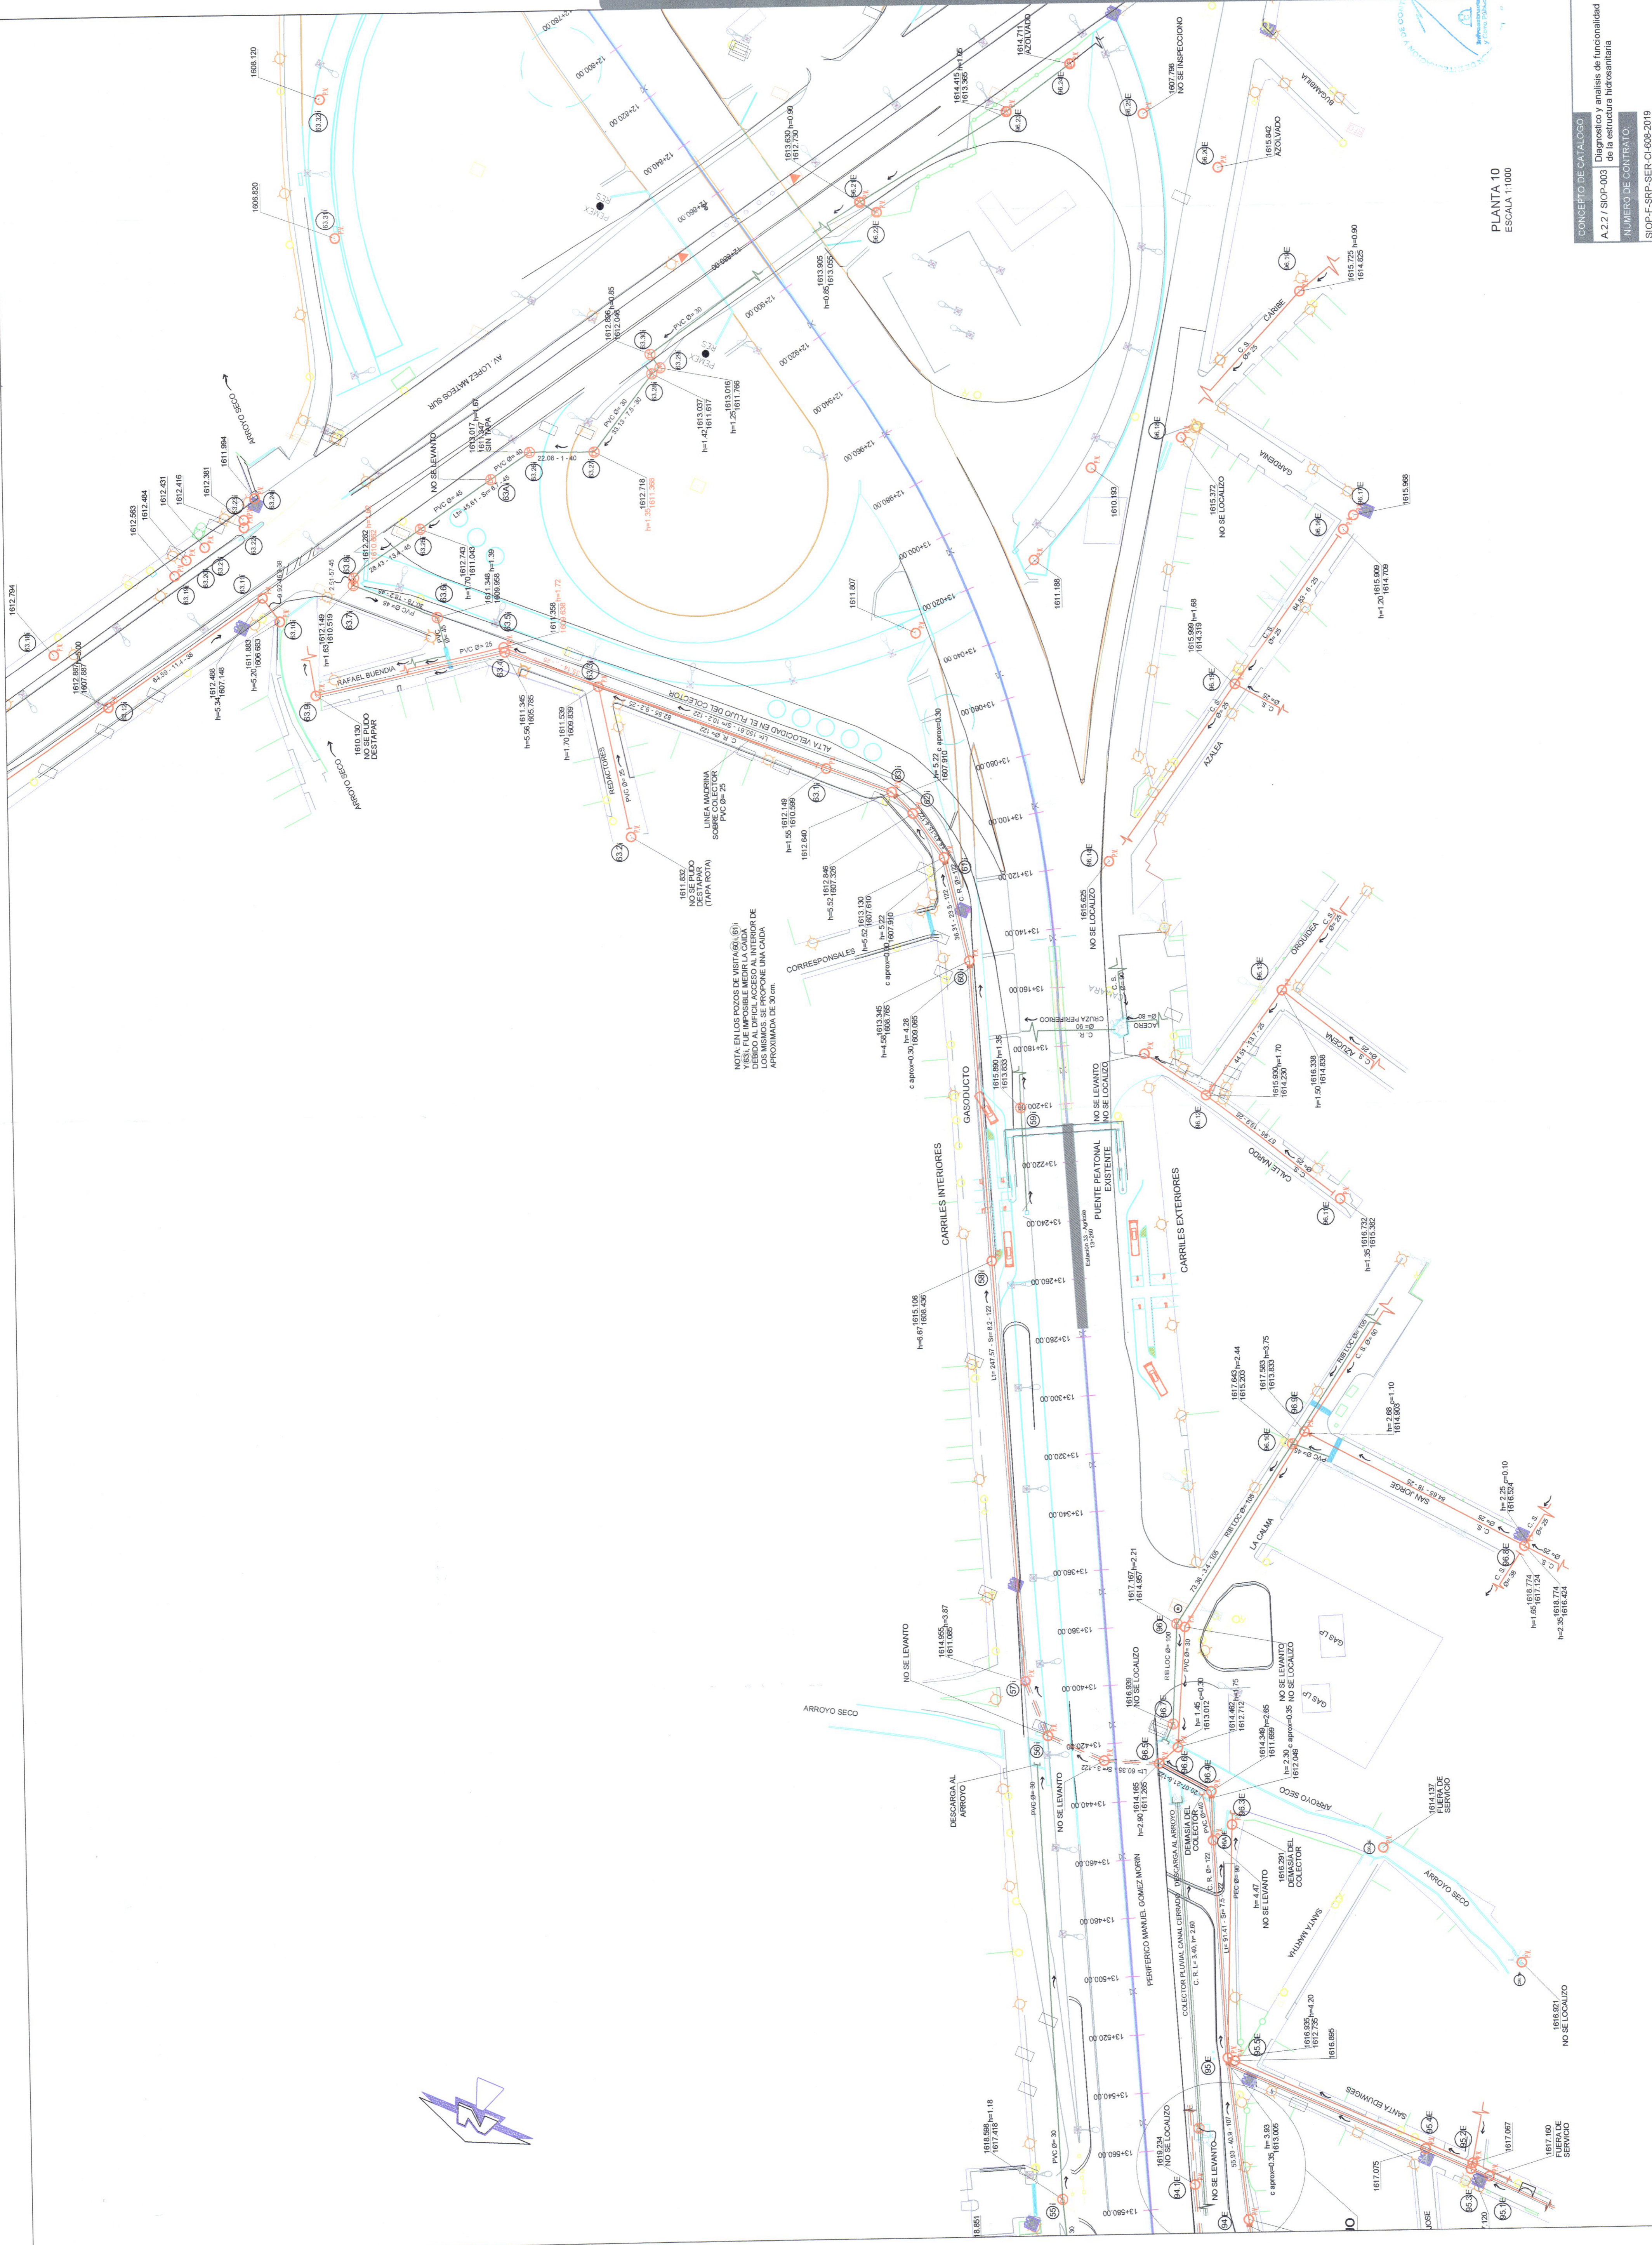

PLANTA 10
ESCALA 1:1000

